


| |
|----------|
| 520税务部 |
| 521税务部 |
| 522立信审计部 |
| 421会计部 |
| 422会计部 |
| 321市场部 |
| 共6间 |

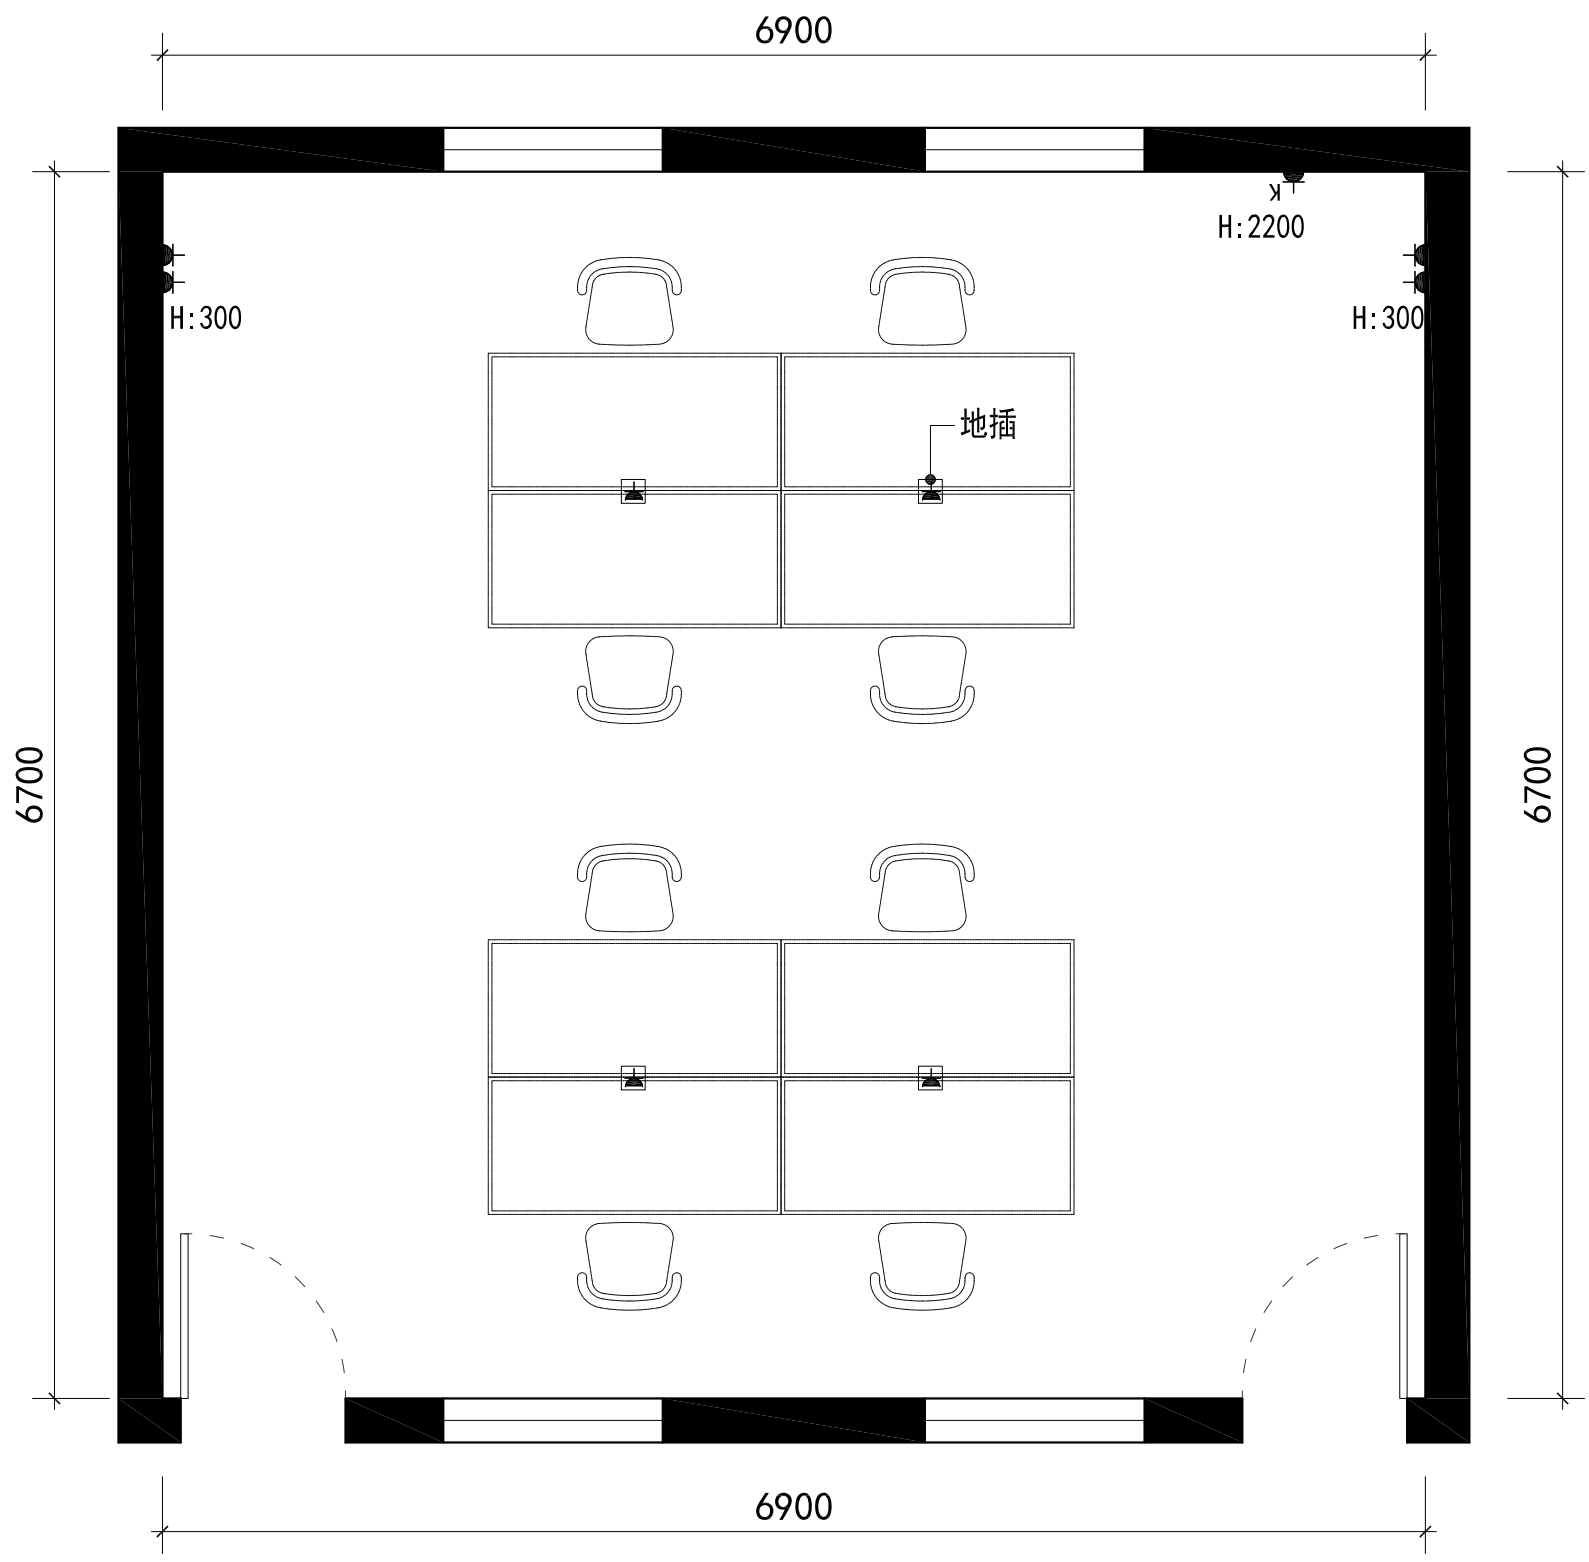

| 图例 | 说明 | 安装高度 |
|----|---------|------------|
| | 防水插座 | 1300mm |
| | 排风、烟机插座 | 2100mm |
| | 常规插座 | 150-1100mm |
| | 电视插座 | 500mm |
| | 电话插座 | 500mm |
| | 音频插座 | 500mm |
| | 电脑上网插座 | 150-300mm |
| | 空调插座 | 2200mm |
| | 常规插座 | 地插 |
| | 配电箱 | |

- 拆除:
1. 吊灯拆除
 2. 挂画拆除
 3. 墙面明管插座拆除

- 新做:
1. 墙面乳胶漆
 2. 地面空洞修补
 3. 地面环氧地坪漆
 4. 墙面插座
 5. 地面插座

| 会签 COORDINATION | |
|--------------------|--------------|
| 建筑 ARCHI. | 电气 ELEC. |
| 结构 STRUCT. | 采暖通风 HVAC |
| 给排水 PLUMBING | |

| |
|--------------------|
| 附注 DESCRIPTIONS |
|--------------------|

| |
|----------------------------|
| 审定 APPROVED BY |
| 复核 REVIEWED BY |
| 项目负责 CAPTAIN |
| 专业负责 CHIEF ENGI. |
| 审核 EXAMINED BY |
| 校对 CHECKED BY |
| 设计 DESIGNED BY |
| 建筑方案设计 SCHEMATIC DESIGN |
| 制图 DRAWN BY |

| | |
|----------------|--------|
| 建设单位 CLIENT | 无锡太湖学院 |
|----------------|--------|

| | |
|-----------------|----------|
| 工程名称 PROJECT | 会计工厂空间改造 |
|-----------------|----------|

| | |
|-------------|--|
| 图名 TITLE | |
|-------------|--|

| | |
|---------------------|--|
| 合同号 CONTRACT No. | |
|---------------------|--|

| | | |
|---------------|------------|--------|
| 版次 EDITION | 日期 DATE | 20. 10 |
|---------------|------------|--------|

| | |
|--------------------|-------------------|
| 图别 DRAWING TYPE | 图号 DRAWING No. |
|--------------------|-------------------|



上海明富

523税务部

423税务部

323税务部

共3间

10700

6700

H: 300

H: 2200

H: 300

地插

6700

10700

会签
COORDINATION

| | |
|-----------------|--------------|
| 建筑 ARCHI. | 电气 ELEC. |
| 结构 STRUCT. | 采暖通风 HVAC |
| 给排水 PLUMBING | |

附注
DESCRIPTIONS

审定
APPROVED BY

复核
REVIEWED BY

项目负责
CAPTAIN

专业负责
CHIEF ENGI.

审核
EXAMINED BY

校对
CHECKED BY

设计
DESIGNED BY

建筑方案设计
SCHEMATIC DESIGN

制图
DRAWN BY

建设单位
CLIENT
无锡太湖学院

工程名称
PROJECT
会计工厂空间改造

图名
TITLE

合同号
CONTRACT No.

版次
EDITION
日期
DATE 20. 10

图别
DRAWING TYPE
图号
DRAWING No.

| 图例 | 说明 | 安装高度 |
|----|---------|------------|
| | 防水插座 | 1300mm |
| | 排风、烟机插座 | 2100mm |
| | 常规插座 | 150-1100mm |
| | 电视插座 | 500mm |
| | 电话插座 | 500mm |
| | 音频插座 | 500mm |
| | 电脑上网插座 | 150-300mm |
| | 空调插座 | 2200mm |
| | 常规插座 | 地插 |
| | 配电箱 | |

- 拆除:
1. 吊灯拆除
 2. 挂画拆除
 3. 墙面明管插座拆除

- 新做:
1. 墙面乳胶漆
 2. 地面空洞修补
 3. 地面环氧地坪漆
 4. 墙面插座
 5. 地面插座



424会计部

324质控部


共2间

10400

6700

6700

10400

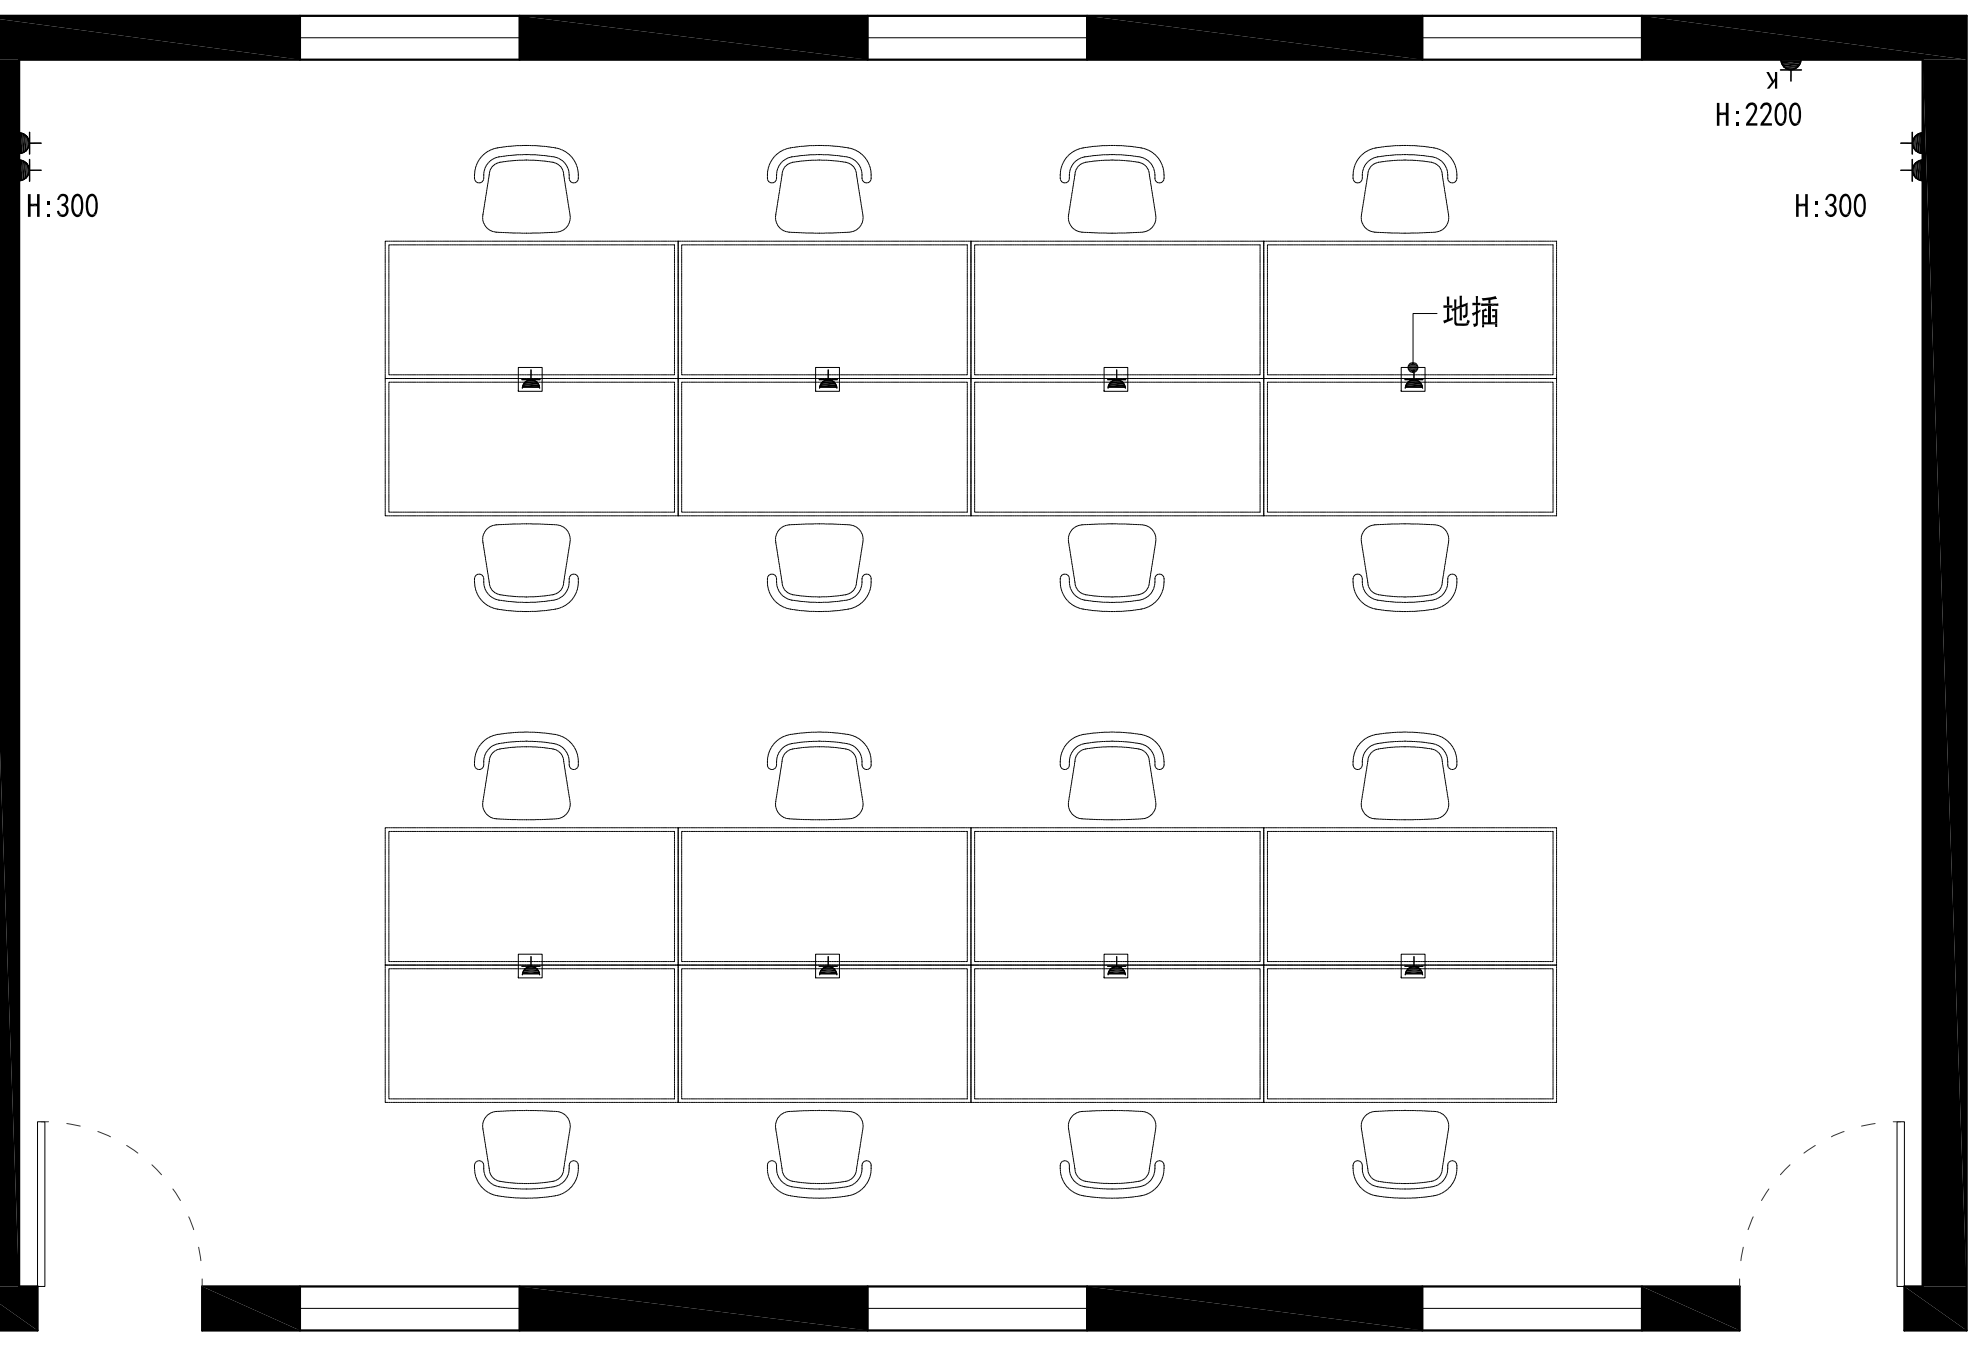

| 图例 | 说明 | 安装高度 |
|----|---------|------------|
| | 防溅水插座 | 1300mm |
| | 排风、烟机插座 | 2100mm |
| | 常规插座 | 150-1100mm |
| | 电视插座 | 500mm |
| | 电话插座 | 500mm |
| | 音频插座 | 500mm |
| | 电脑上网插座 | 150-300mm |
| | 空调插座 | 2200mm |
| | 常规插座 | 地插 |
| | 配电箱 | |

- 拆除:
1. 吊灯拆除
 2. 挂画拆除
 3. 墙面明管插座拆除

- 新做:
1. 墙面乳胶漆
 2. 地面空洞修补
 3. 地面环氧地坪漆
 4. 墙面插座
 5. 地面插座

会签
COORDINATION

| | |
|-----------------|--------------|
| 建筑 ARCHI. | 电气 ELEC. |
| 结构 STRUCT. | 采暖通风 HVAC |
| 给排水 PLUMBING | |

附注
DESCRIPTIONS

审定
APPROVED BY

复核
REVIEWED BY

项目负责
CAPTAIN

专业负责
CHIEF ENGI.

审核
EXAMINED BY

校对
CHECKED BY

设计
DESIGNED BY

建筑方案设计
SCHEMATIC DESIGN

制图
DRAWN BY

建设单位
CLIENT
无锡太湖学院

工程名称
PROJECT
会计工厂空间改造

图名
TITLE

合同号
CONTRACT No.

版次
EDITION
日期
DATE 20. 10


图别
DRAWING TYPE
图号
DRAWING No.



上海明富

320会客室

共1间

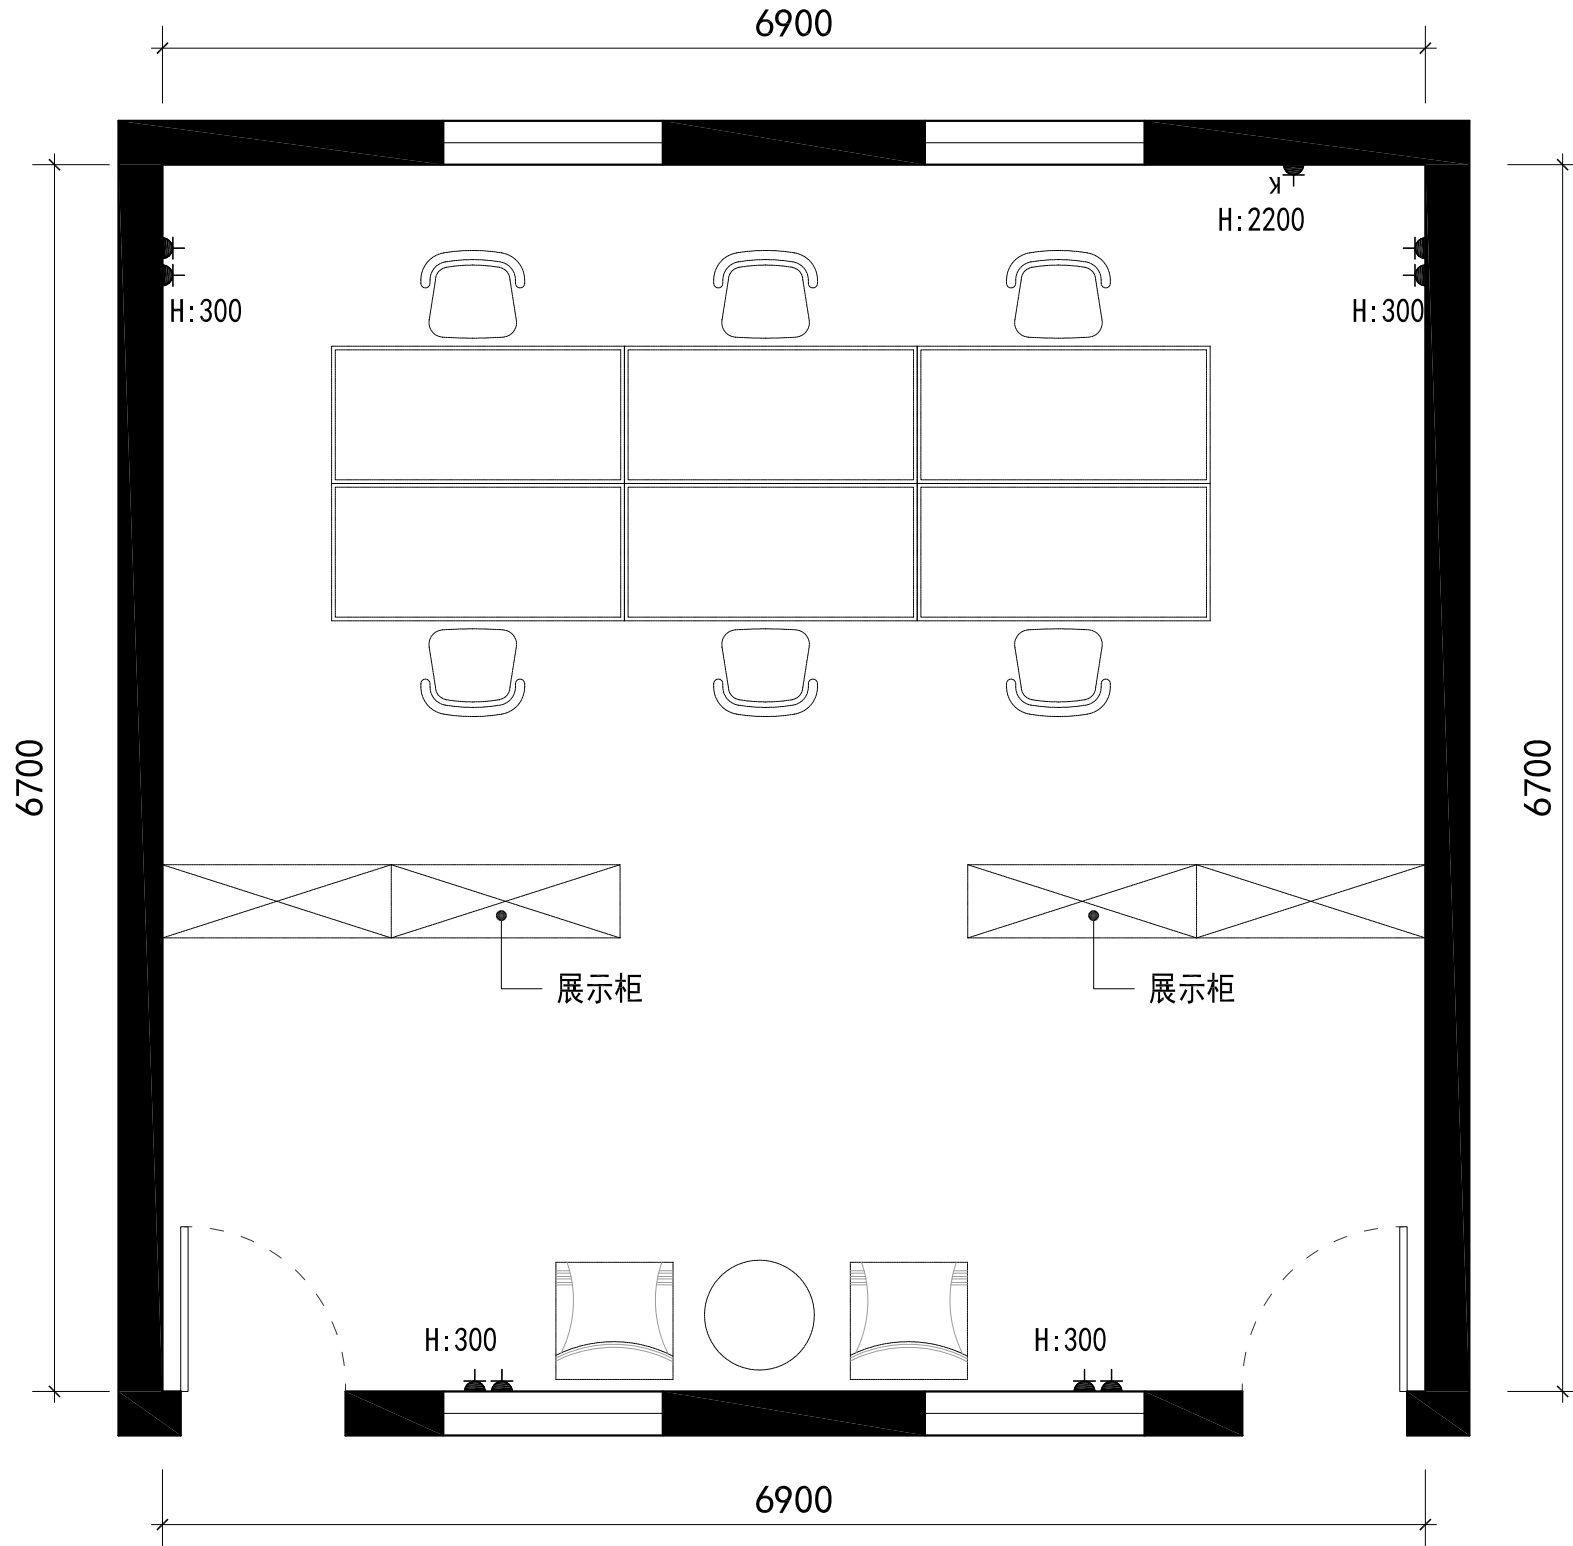

| 图例 | 说明 | 安装高度 |
|----|---------|------------|
| | 防水插座 | 1300mm |
| | 排风、烟机插座 | 2100mm |
| | 常规插座 | 150-1100mm |
| | 电视插座 | 500mm |
| | 电话插座 | 500mm |
| | 音频插座 | 500mm |
| | 电脑上网插座 | 150-300mm |
| | 空调插座 | 2200mm |
| | 常规插座 | 地插 |
| | 配电箱 | |

- 拆除:
1. 吊灯拆除
 2. 挂画拆除
 3. 墙面明管插座拆除

- 新做:
1. 墙面乳胶漆
 2. 地面空洞修补
 3. 地面环氧地坪漆
 4. 墙面插座
 5. 地面插座

会签
COORDINATION

| | |
|-----------------|--------------|
| 建筑 ARCHI. | 电气 ELEC. |
| 结构 STRUCT. | 采暖通风 HVAC |
| 给排水 PLUMBING | |

附注
DESCRIPTIONS

审定
APPROVED BY

复核
REVIEWED BY

项目负责
CAPTAIN

专业负责
CHIEF ENGI.

审核
EXAMINED BY

校对
CHECKED BY

设计
DESIGNED BY

建筑方案设计
SCHEMATIC DESIGN

制图
DRAWN BY

建设单位
CLIENT
无锡太湖学院

工程名称
PROJECT
会计工厂空间改造

图名
TITLE

合同号
CONTRACT No.


版次
EDITION
日期
DATE 20.10

图别
DRAWING TYPE
图号
DRAWING No.



322经理办公室

共1间

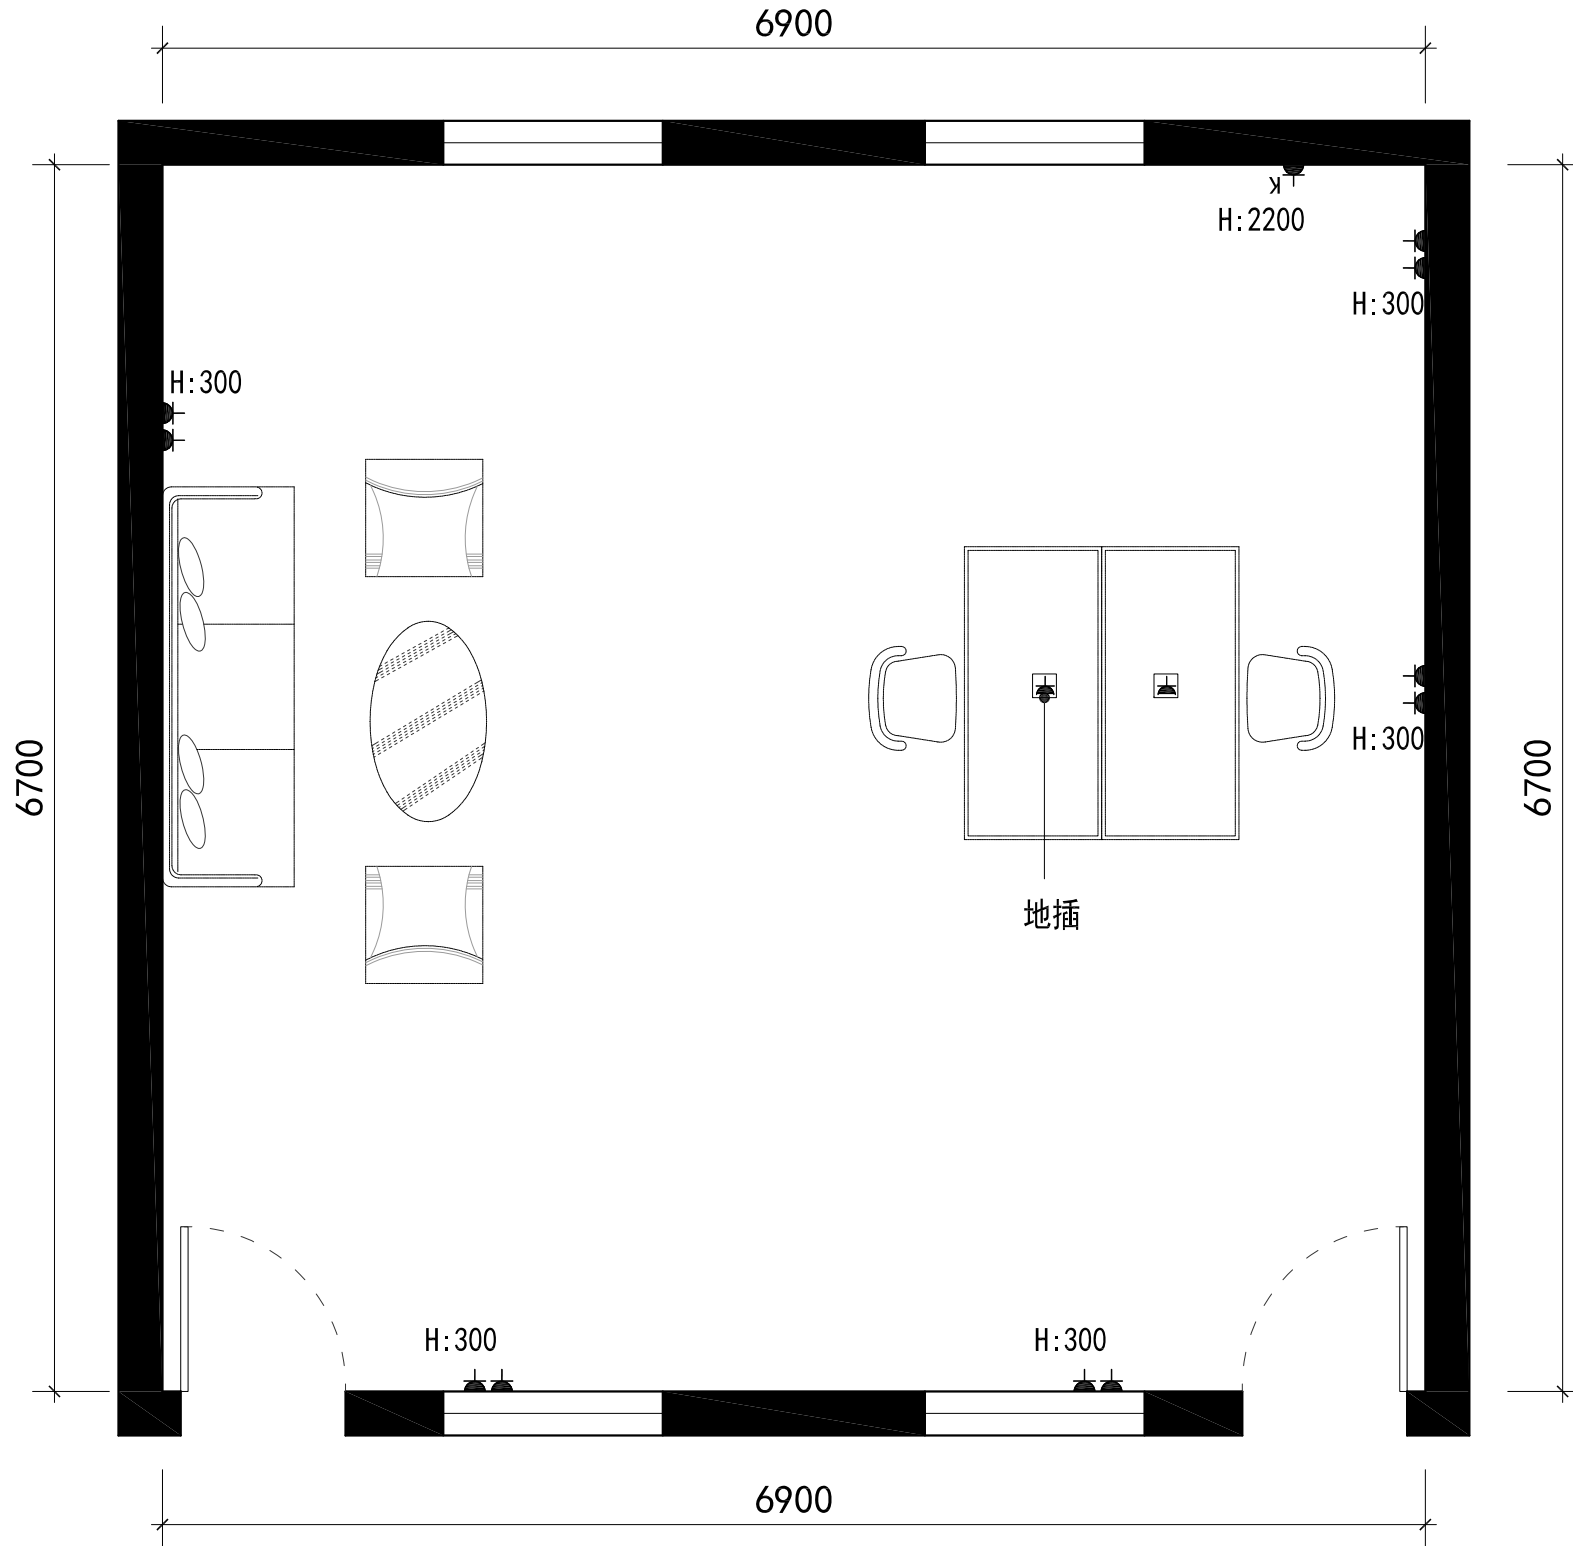

| 图例 | 说明 | 安装高度 |
|----|---------|------------|
| | 防水插座 | 1300mm |
| | 排风、烟机插座 | 2100mm |
| | 常规插座 | 150-1100mm |
| | 电视插座 | 500mm |
| | 电话插座 | 500mm |
| | 音频插座 | 500mm |
| | 电脑上网插座 | 150-300mm |
| | 空调插座 | 2200mm |
| | 常规插座 | 地插 |
| | 配电箱 | |

- 拆除:
1. 吊灯拆除
 2. 挂画拆除
 3. 墙面明管插座拆除

- 新做:
1. 墙面乳胶漆
 2. 地面空洞修补
 3. 地面环氧地坪漆
 4. 墙面插座
 5. 地面插座

| 会签 COORDINATION | |
|--------------------|--------------|
| 建筑 ARCHI. | 电气 ELEC. |
| 结构 STRUCT. | 采暖通风 HVAC |
| 给排水 PLUMBING | |

| 附注 DESCRIPTIONS |
|--------------------|
| |

| |
|----------------------------|
| 审定 APPROVED BY |
| 复核 REVIEWED BY |
| 项目负责 CAPTAIN |
| 专业负责 CHIEF ENGI. |
| 审核 EXAMINED BY |
| 校对 CHECKED BY |
| 设计 DESIGNED BY |
| 建筑方案设计 SCHEMATIC DESIGN |
| 制图 DRAWN BY |

| | |
|----------------|--------|
| 建设单位 CLIENT | 无锡太湖学院 |
|----------------|--------|

| | |
|-----------------|----------|
| 工程名称 PROJECT | 会计工厂空间改造 |
|-----------------|----------|

| | |
|-------------|--|
| 图名 TITLE | |
|-------------|--|

| | |
|---------------------|--|
| 合同号 CONTRACT No. | |
|---------------------|--|

| | | |
|---------------|------------|--------|
| 版次 EDITION | 日期 DATE | 20. 10 |
|---------------|------------|--------|


| | |
|--------------------|-------------------|
| 图别 DRAWING TYPE | 图号 DRAWING No. |
|--------------------|-------------------|



上海明富

319会议室

共1间

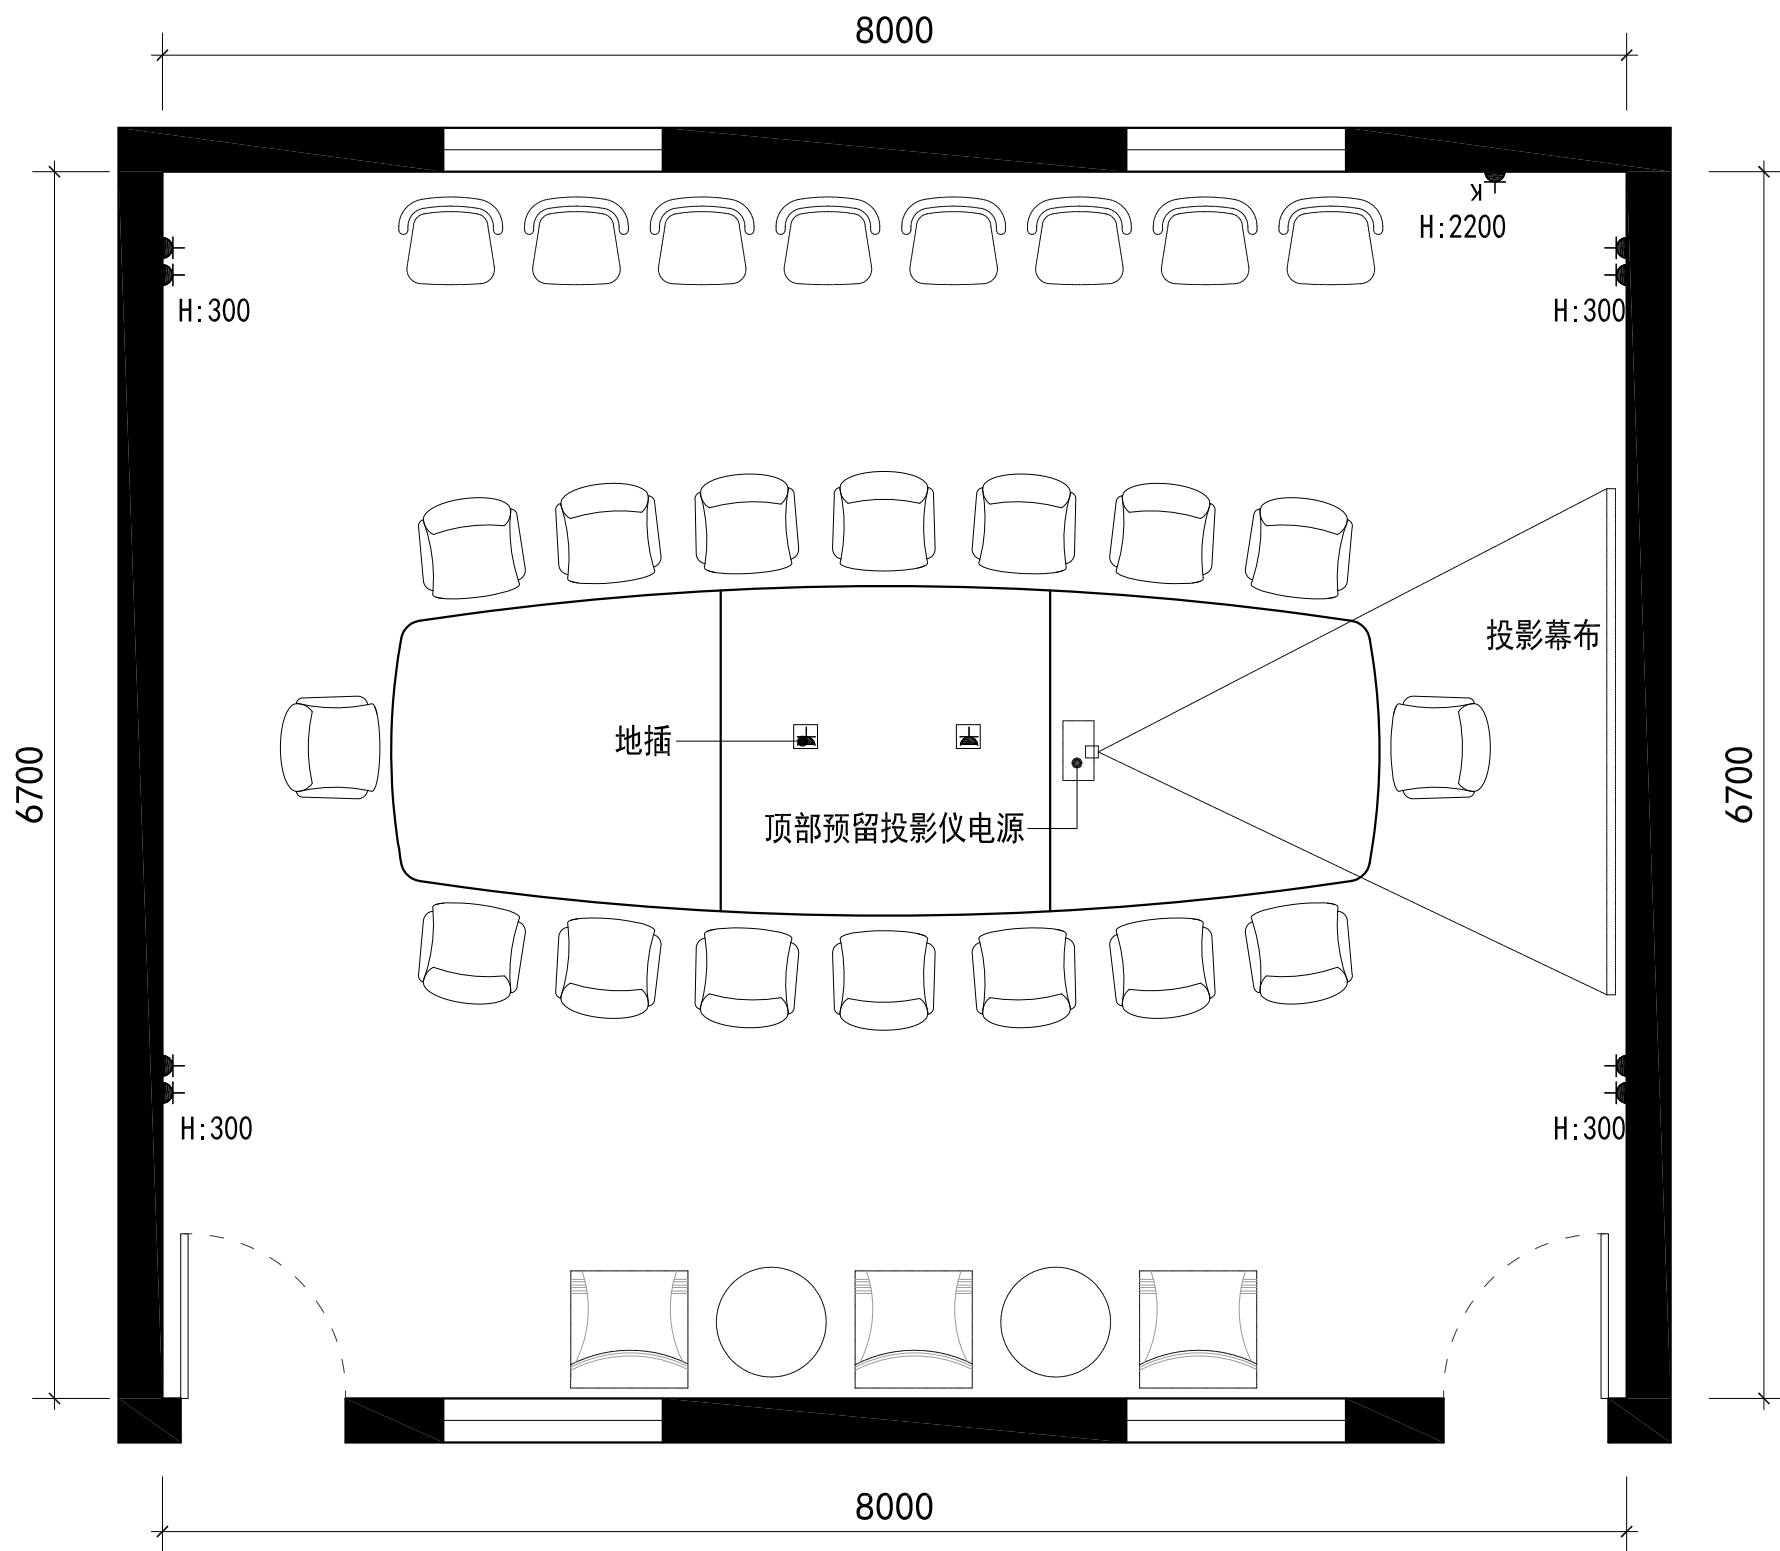

| 图例 | 说明 | 安装高度 |
|----|---------|------------|
| | 防水插座 | 1300mm |
| | 排风、烟机插座 | 2100mm |
| | 常规插座 | 150-1100mm |
| | 电视插座 | 500mm |
| | 电话插座 | 500mm |
| | 音频插座 | 500mm |
| | 电脑上网插座 | 150-300mm |
| | 空调插座 | 2200mm |
| | 常规插座 | 地插 |
| | 配电箱 | |

- 拆除:
1. 吊灯拆除
 2. 挂画拆除
 3. 墙面明管插座拆除

- 新做:
1. 墙面乳胶漆
 2. 地面空洞修补
 3. 地面环氧地坪漆
 4. 墙面插座
 5. 地面插座

| 会签 COORDINATION | |
|--------------------|--------------|
| 建筑 ARCHI. | 电气 ELEC. |
| 结构 STRUCT. | 采暖通风 HVAC |
| 给排水 PLUMBING | |

| 附注 DESCRIPTIONS |
|--------------------|
| |

| | |
|----------------------------|--|
| 审定 APPROVED BY | |
| 复核 REVIEWED BY | |
| 项目负责 CAPTAIN | |
| 专业负责 CHIEF ENGI. | |
| 审核 EXAMINED BY | |
| 校对 CHECKED BY | |
| 设计 DESIGNED BY | |
| 建筑方案设计 SCHEMATIC DESIGN | |
| 制图 DRAWN BY | |

| | |
|----------------|--------|
| 建设单位 CLIENT | 无锡太湖学院 |
|----------------|--------|

| | |
|-----------------|----------|
| 工程名称 PROJECT | 会计工厂空间改造 |
|-----------------|----------|

| | |
|-------------|--|
| 图名 TITLE | |
|-------------|--|

| | |
|---------------------|--|
| 合同号 CONTRACT No. | |
|---------------------|--|


| | | |
|---------------|------------|-------|
| 版次 EDITION | 日期 DATE | 20.10 |
|---------------|------------|-------|

| | | |
|--------------------|-------------------|--|
| 图别 DRAWING TYPE | 图号 DRAWING No. | |
|--------------------|-------------------|--|

上海明富

419档案资料室

共1间

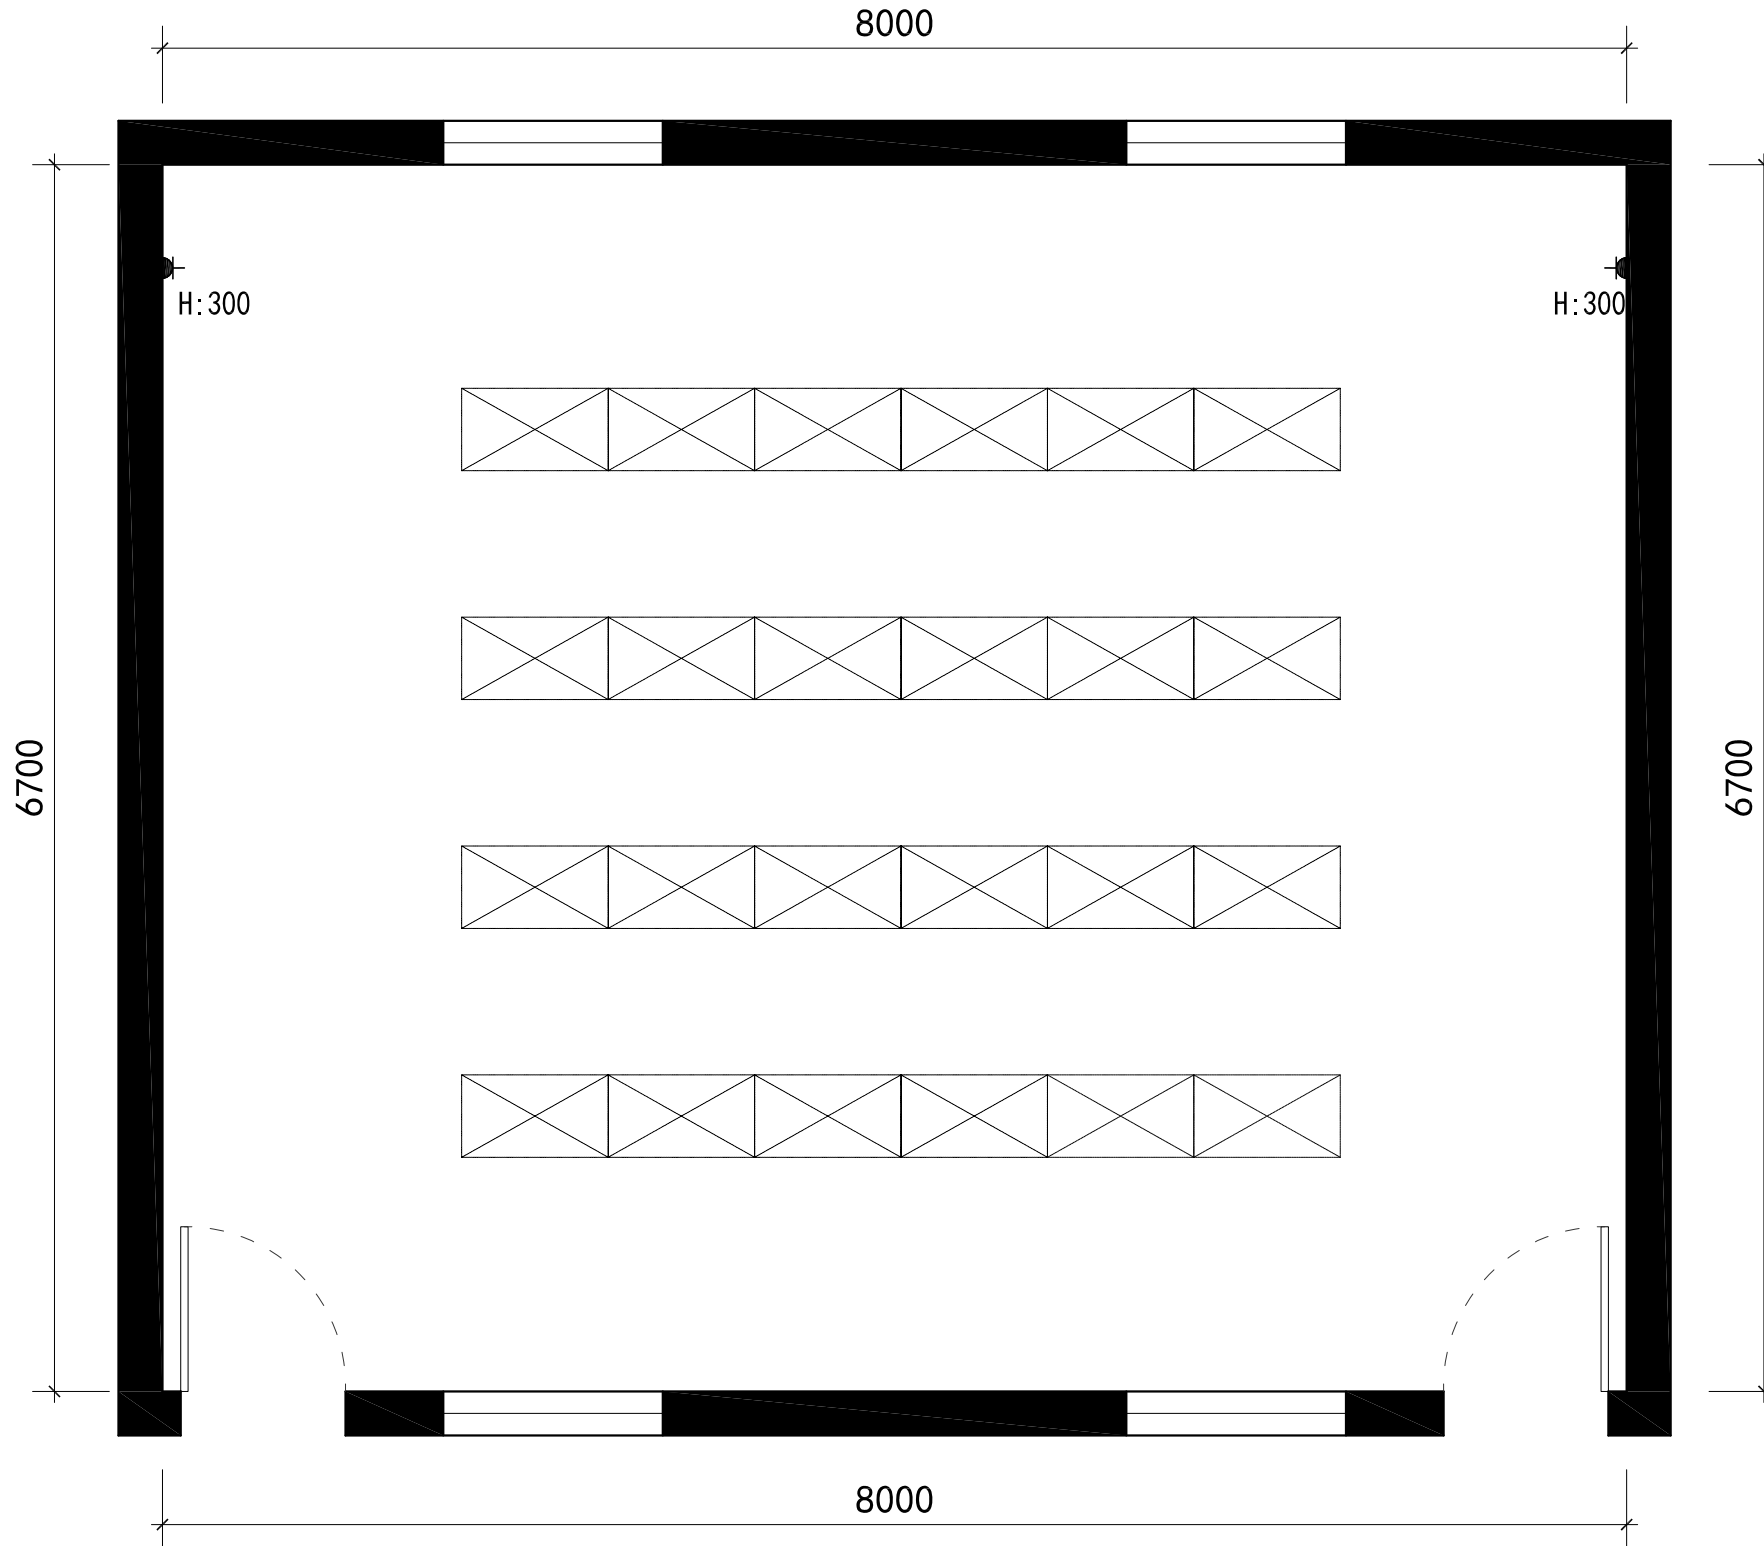

| 图例 | 说明 | 安装高度 |
|----|---------|------------|
| | 防水插座 | 1300mm |
| | 排风、烟机插座 | 2100mm |
| | 常规插座 | 150-1100mm |
| | 电视插座 | 500mm |
| | 电话插座 | 500mm |
| | 音频插座 | 500mm |
| | 电脑上网插座 | 150-300mm |
| | 空调插座 | 2200mm |
| | 常规插座 | 地插 |
| | 配电箱 | |

- 拆除:
1. 吊灯拆除
 2. 挂画拆除
 3. 墙面明管插座拆除

- 新做:
1. 墙面乳胶漆
 2. 地面空洞修补
 3. 地面环氧地坪漆
 4. 墙面插座
 5. 地面插座

会签
COORDINATION

| | |
|-----------------|--------------|
| 建筑 ARCHI. | 电气 ELEC. |
| 结构 STRUCT. | 采暖通风 HVAC |
| 给排水 PLUMBING | |

附注
DESCRIPTIONS

审定
APPROVED BY

复核
REVIEWED BY

项目负责
CAPTAIN

专业负责
CHIEF ENGI.

审核
EXAMINED BY

校对
CHECKED BY

设计
DESIGNED BY

建筑方案设计
SCHEMATIC DESIGN

制图
DRAWN BY

建设单位
CLIENT
无锡太湖学院

工程名称
PROJECT
会计工厂空间改造

图名
TITLE

合同号
CONTRACT No.


版次
EDITION
日期
DATE 20.10

图别
DRAWING TYPE
图号
DRAWING No.



420外勤文印部

共1间

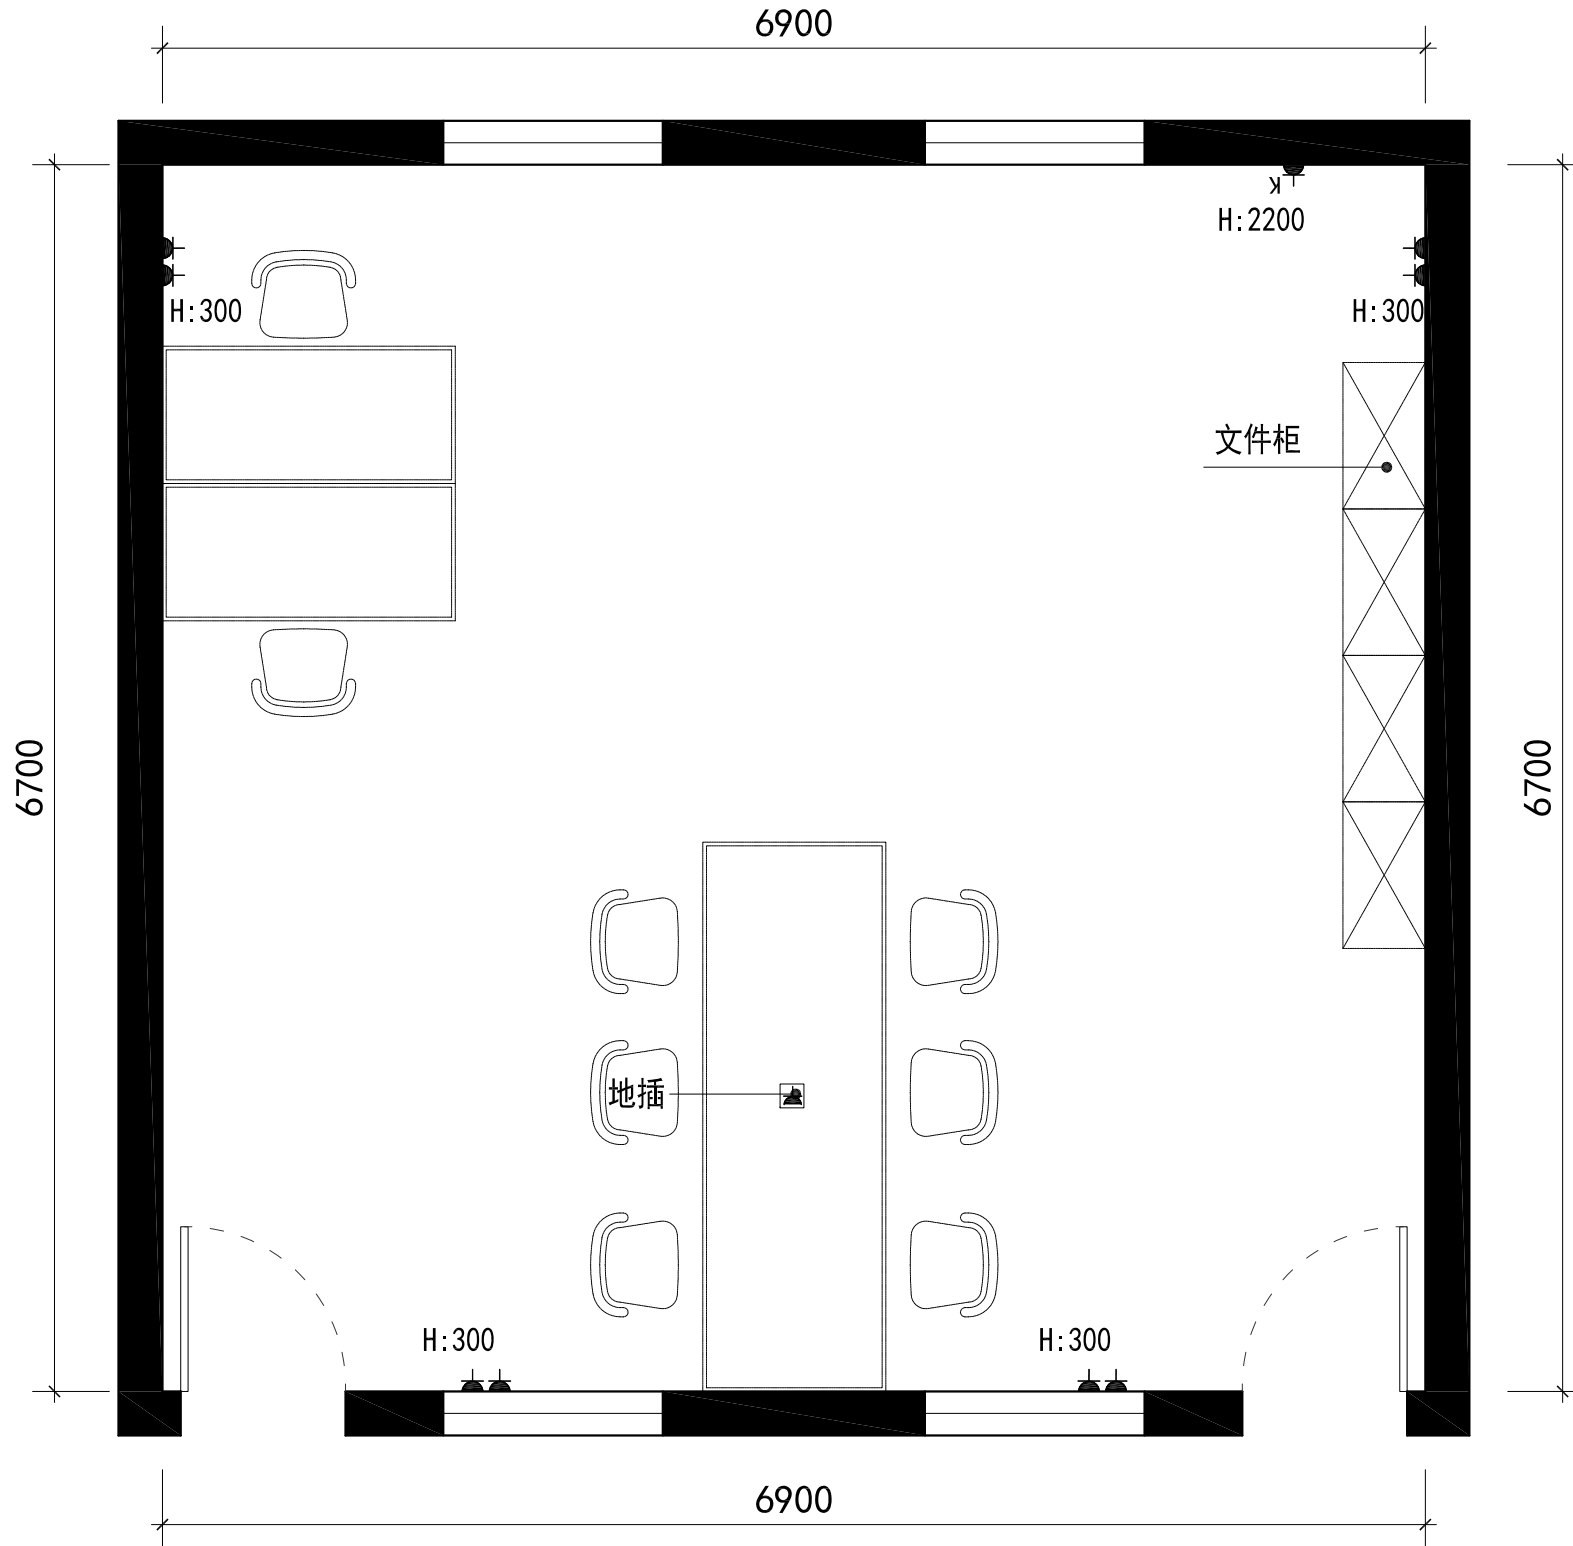

| 图例 | 说明 | 安装高度 |
|----|---------|------------|
| | 防水插座 | 1300mm |
| | 排风、烟机插座 | 2100mm |
| | 常规插座 | 150-1100mm |
| | 电视插座 | 500mm |
| | 电话插座 | 500mm |
| | 音频插座 | 500mm |
| | 电脑上网插座 | 150-300mm |
| | 空调插座 | 2200mm |
| | 常规插座 | 地插 |
| | 配电箱 | |

- 拆除:
1. 吊灯拆除
 2. 挂画拆除
 3. 墙面明管插座拆除

- 新做:
1. 墙面乳胶漆
 2. 地面空洞修补
 3. 地面环氧地坪漆
 4. 墙面插座
 5. 地面插座

| 会签 COORDINATION | |
|--------------------|--------------|
| 建筑 ARCHI. | 电气 ELEC. |
| 结构 STRUCT. | 采暖通风 HVAC |
| 给排水 PLUMBING | |

附注
DESCRIPTIONS

| |
|----------------------------|
| 审定 APPROVED BY |
| 复核 REVIEWED BY |
| 项目负责人 CAPTAIN |
| 专业负责 CHIEF ENGI. |
| 审核 EXAMINED BY |
| 校对 CHECKED BY |
| 设计 DESIGNED BY |
| 建筑方案设计 SCHEMATIC DESIGN |
| 制图 DRAWN BY |

建设单位
CLIENT
无锡太湖学院

工程名称
PROJECT
会计工厂空间改造

图名
TITLE

合同号
CONTRACT No.

版次
EDITION
日期
DATE 20.10

图别
DRAWING TYPE
图号
DRAWING No.

